

LEYENDA DE ELECTRICIDAD

- ⊗
- ⊕
- ⊖
- ⊙

TELECOMUNICACION



PROYECTO BASICO Y DE EJECUCION DE
 VIVIENDA UNIFAMILIAR AISLADA SITA EN
 C/ GRANADA PARCELA Nº 5307/30 DE
 URB. SOTOGRANDE, SAN ROQUE (CADIZ).

PLANO Nº
IE.02


PLANO
 PLANTA ALTA
 INSTALACION DE ELECTRICIDAD Y TELECO.

EPITE

PROYECTO
 PROMOCIONES AGRUT, S.L.


FECHA
 JULIO 2011

ESCALA
 1/50

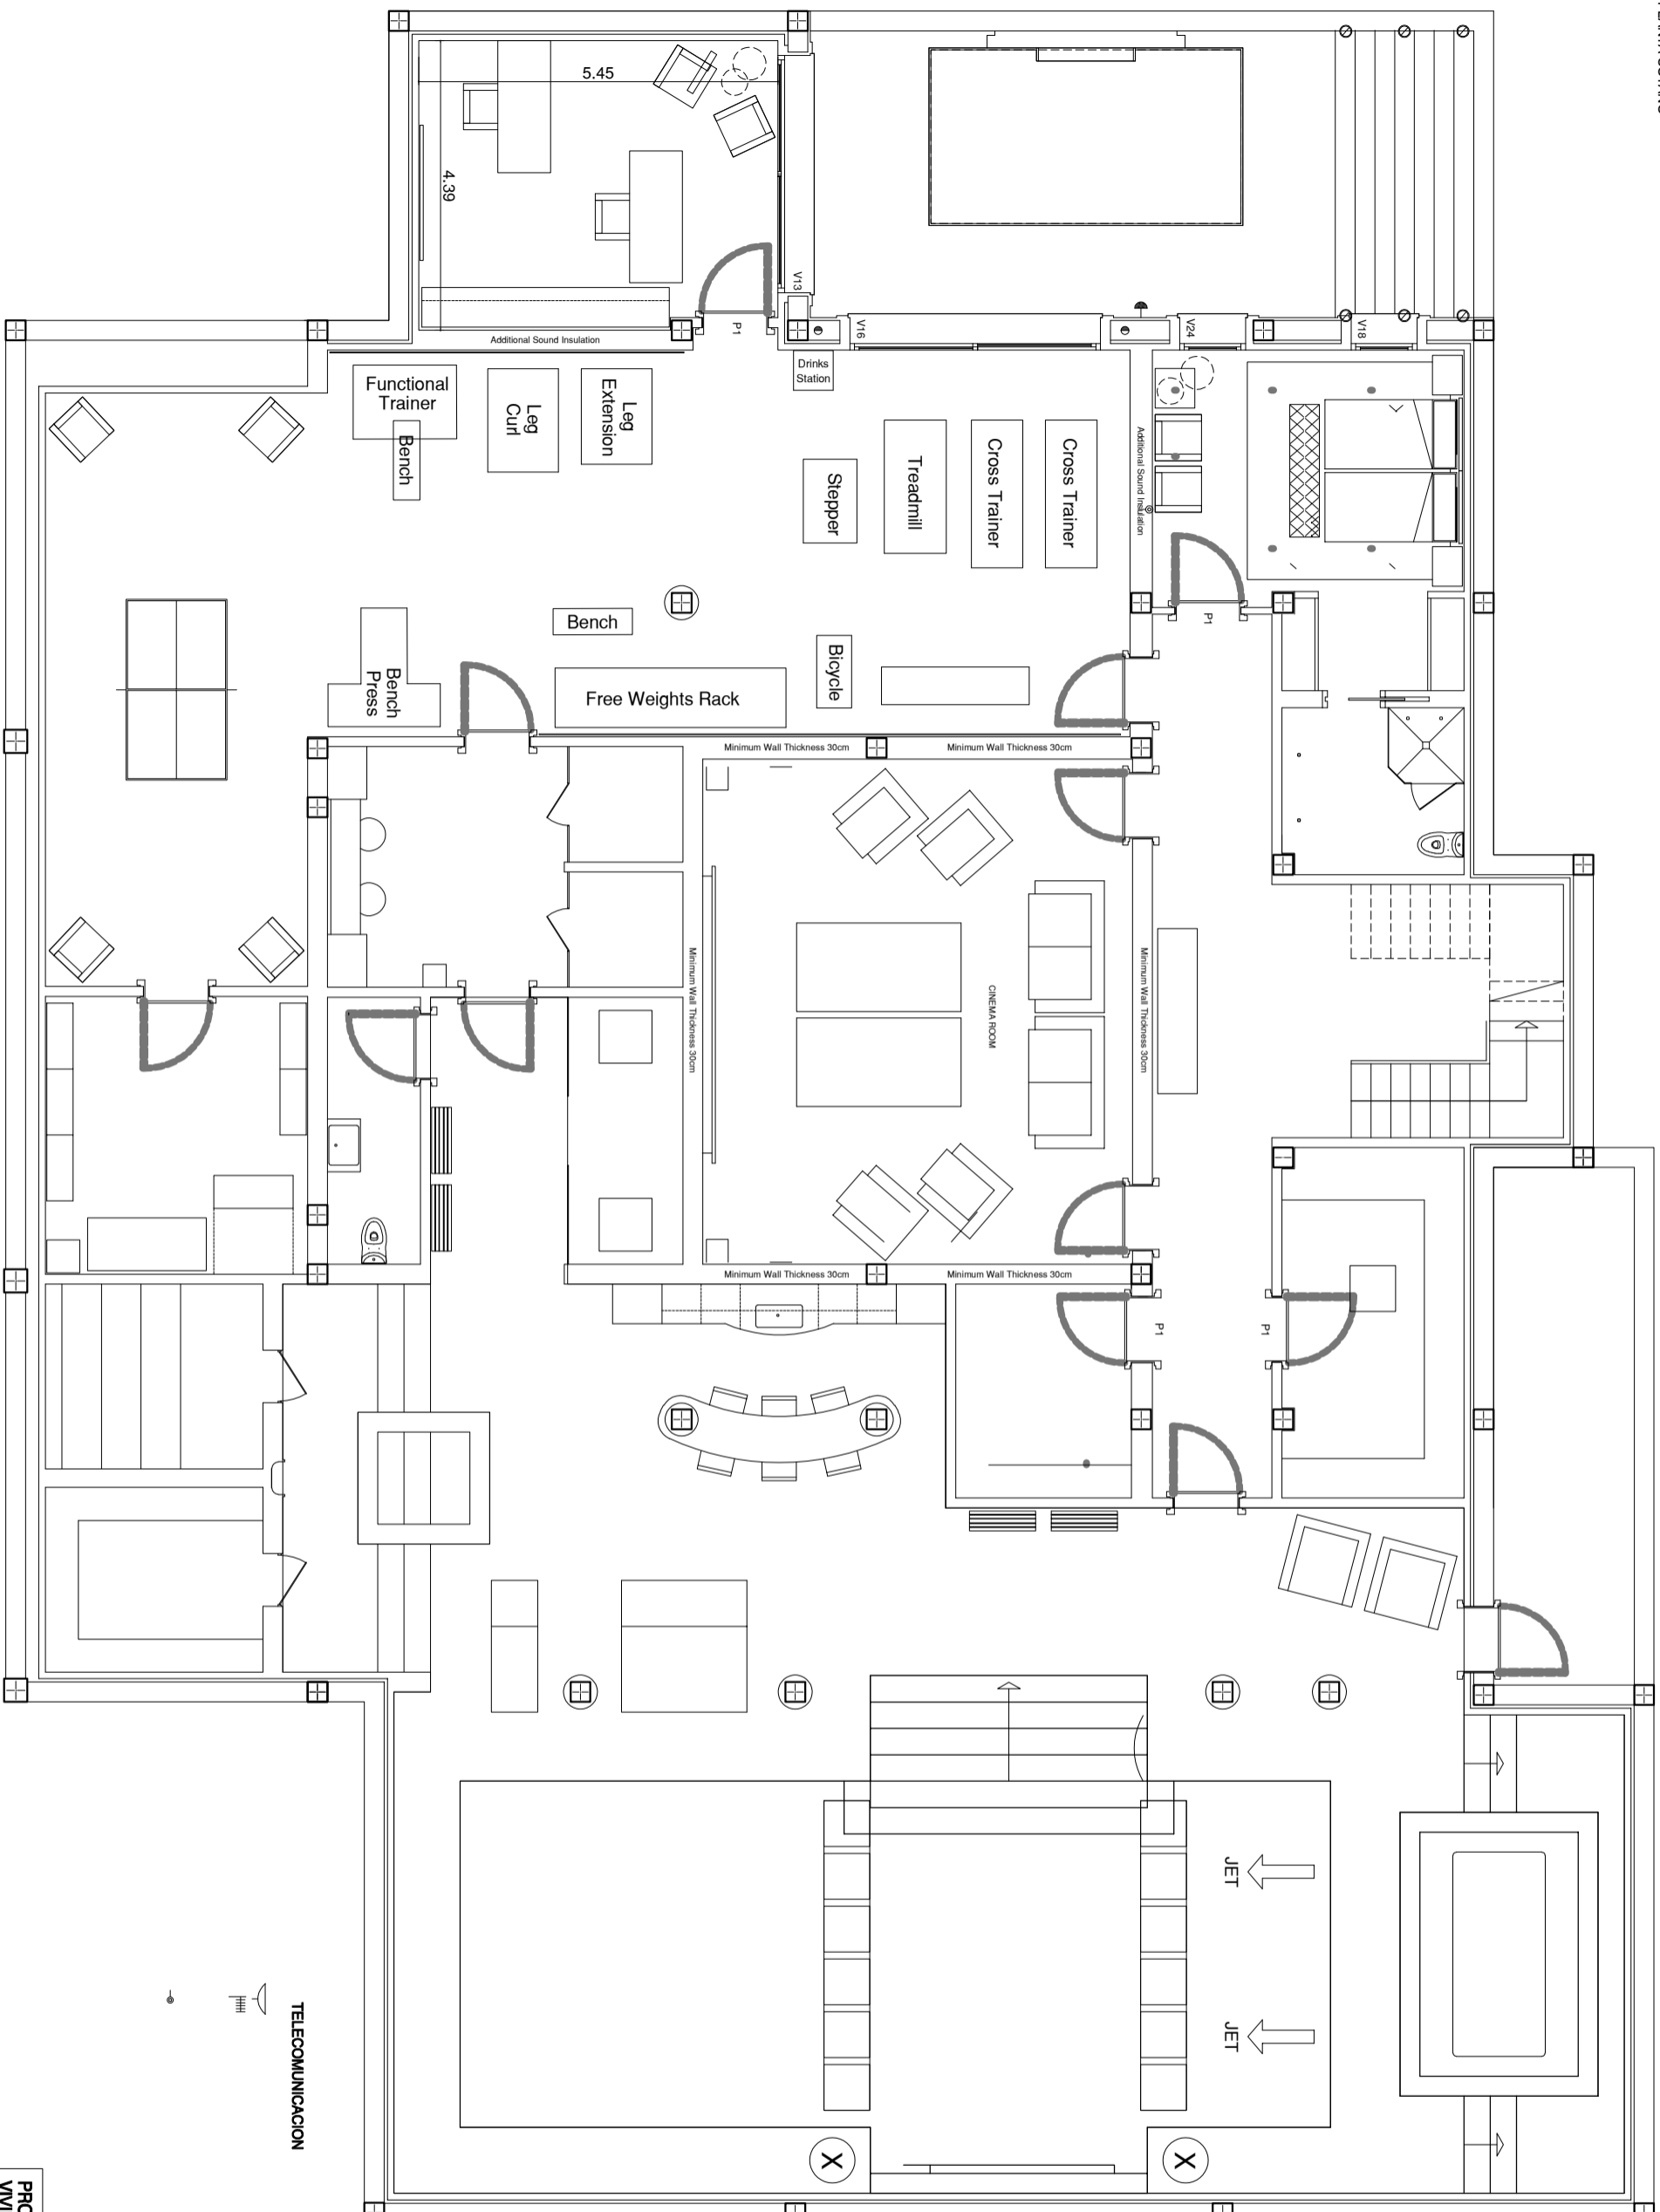

TELECOMUNICACION

PROYECTO BASICO Y DE EJECUCION DE VIVIENDA UNIFAMILIAR AISLADA SITA EN C/ GRANADA PARCELA Nº 530130 DE URB. SOTOGRANDE, SAN ROQUE (CADIZ).		PLANTA Nº IE: 03
PLANO: PLANTA CASA PISCINA, PLANTA SOTANO INSTALACION DE ELECTRICIDAD Y TELECO.	EFECTE: PROMOCIONES ACNUT, S.L.	FECHA: JULIO 2011
INGENIERO: INSURETO	ESCALA: 1/50	

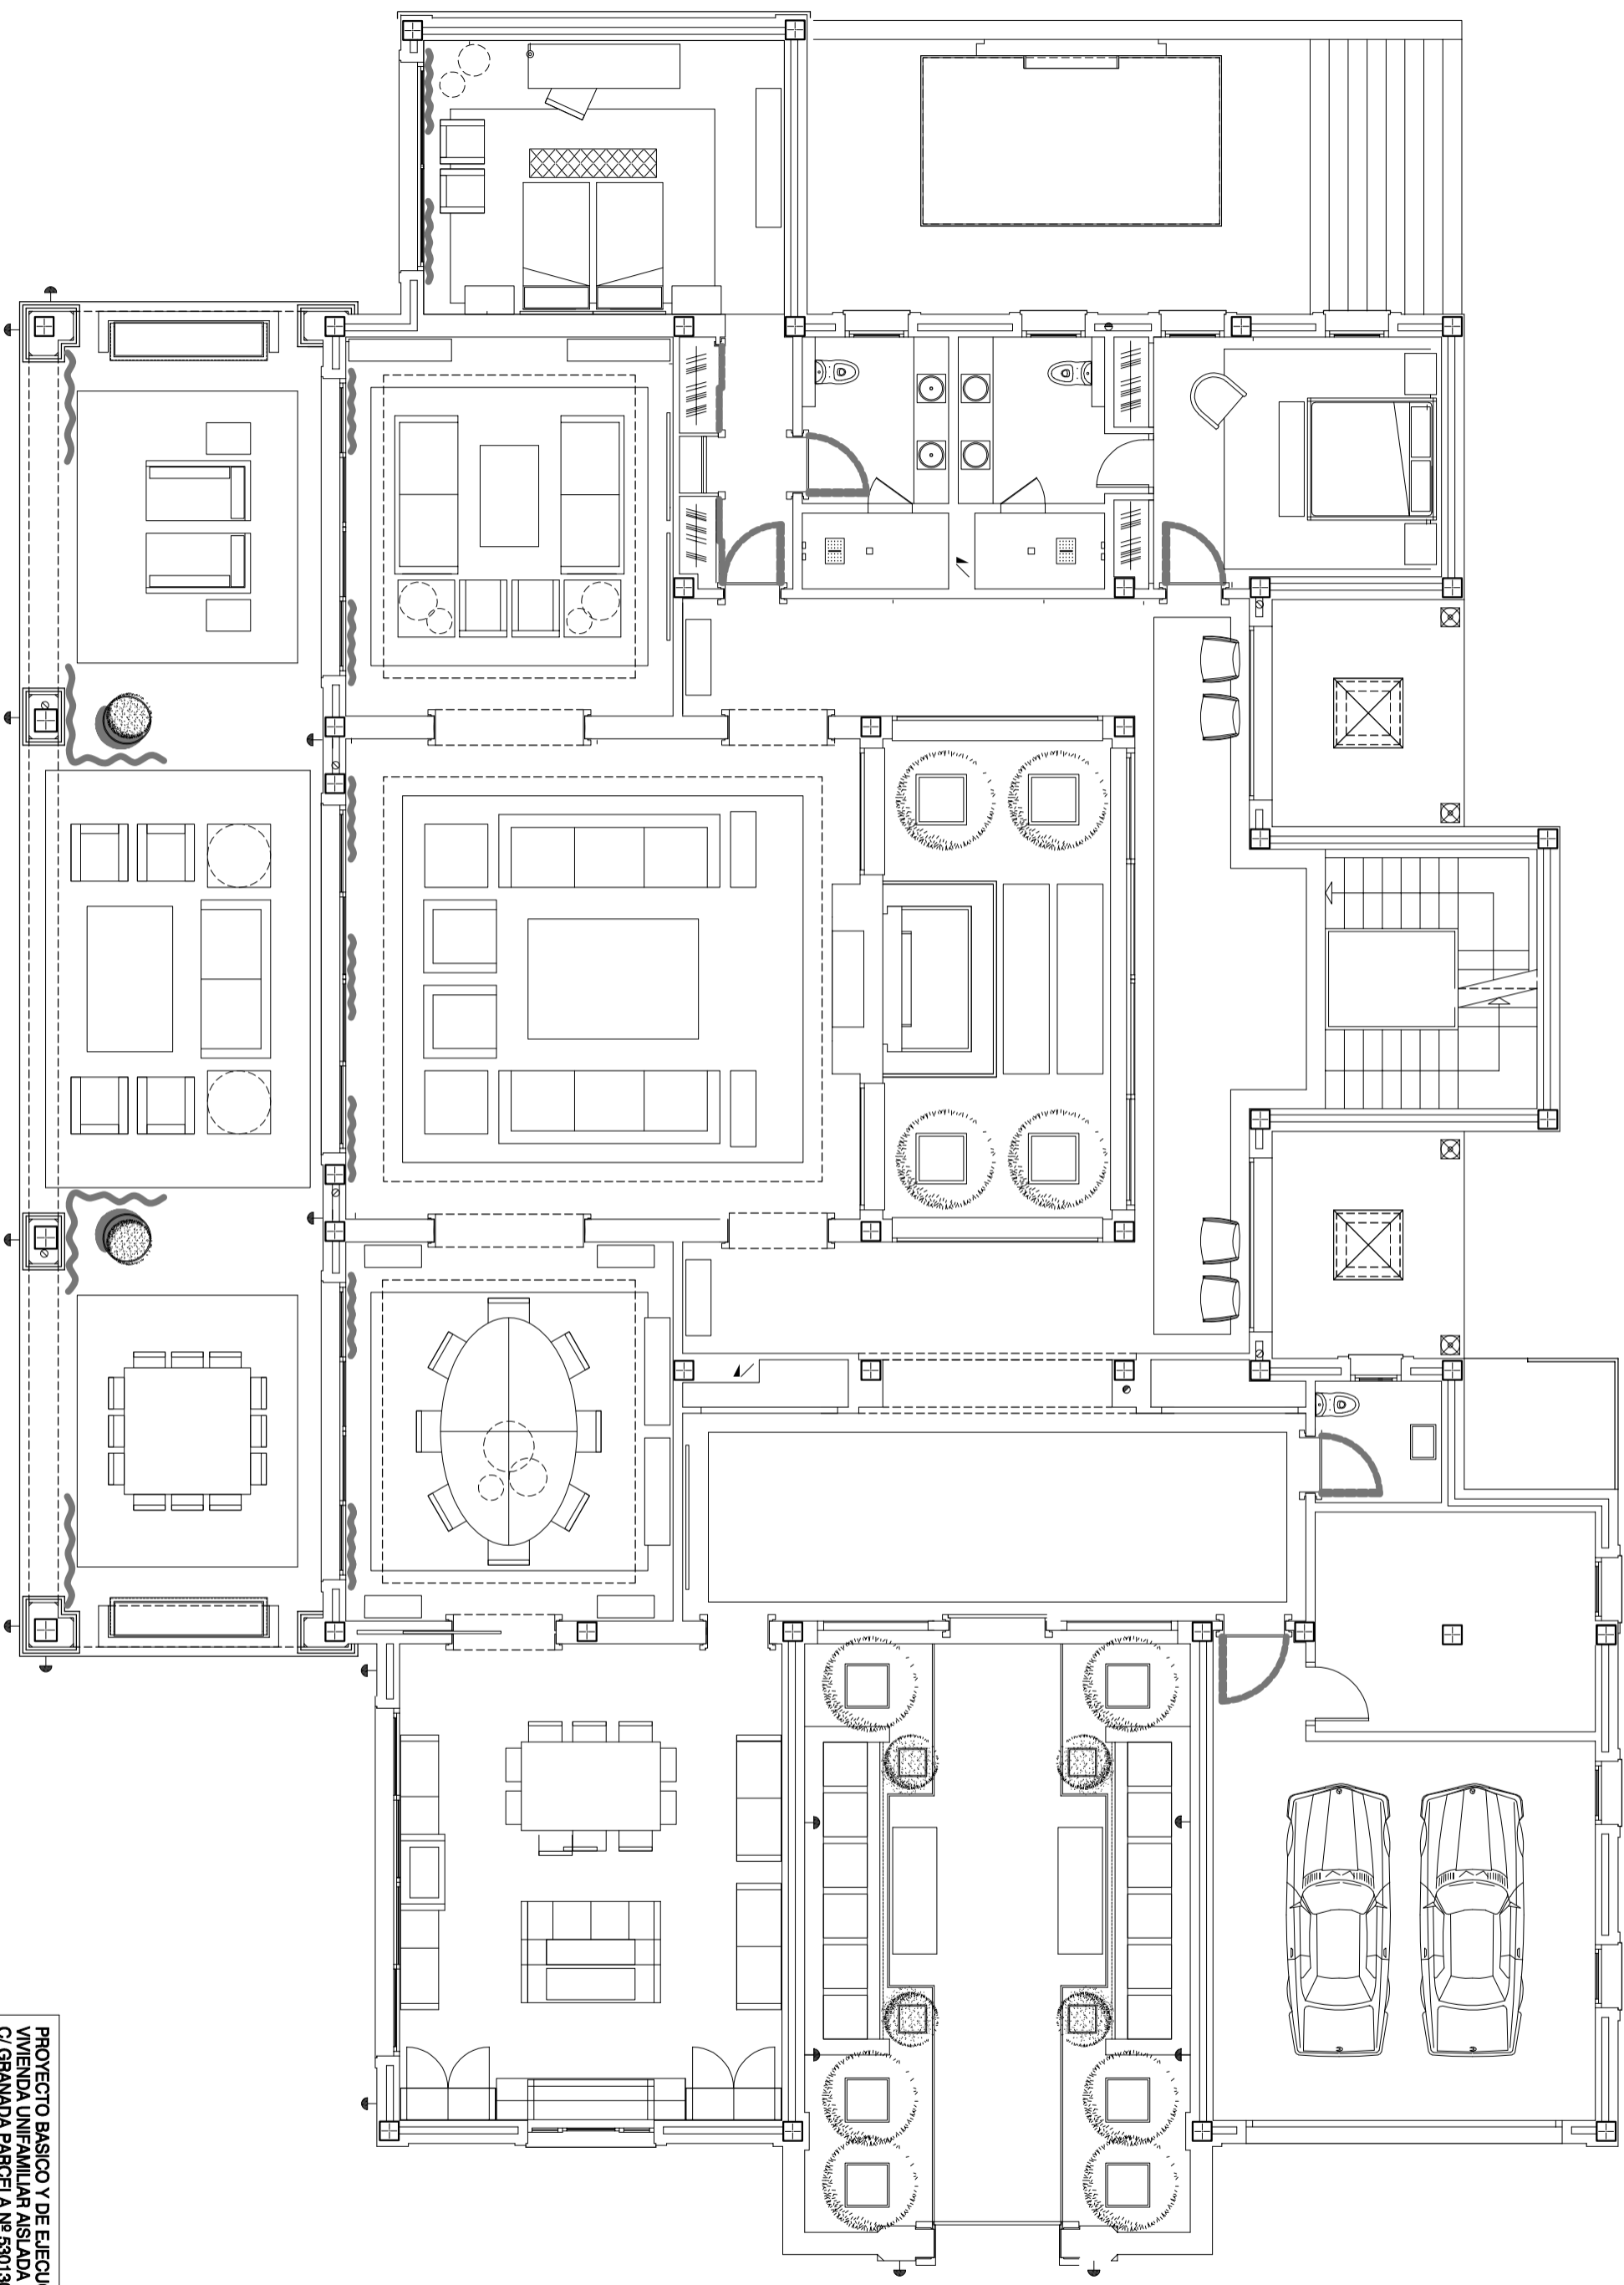

PROYECTO BASICO Y DE EJECUCION DE
 VIVIENDA UNIFAMILIAR AISLADA SITA EN
 C/ GRANADA PARCELA Nº 5307/30 DE
 URB. SOTOGRANDE, SAN ROQUE (CADIZ).

PLANO
 PLANTA BAJA
 INSTALACION DE ELECTRICIDAD Y TELECO.

PROMOTOR:
 PROMOCIONES AHNUT, S.L.

PLAN Nº
 IE: 01

FECHA:
 JULIO 2011

ESCALA:
 1/50