

PLANOS AS-BUILT


- **Arquitectura (Architecture)**
- **Calefacción (Heating)**
- **Climatización (Air conditioning)**
- **Electricidad e iluminación (Electricity and lighting)**
- **Fontanería (Plumbing system)**
- **Saneamiento (Drainage system)**
- **Parking (Parking)**

BUENAVISTA DE LA QUINTA

Vivienda n°432

Escala 1:100

LA QUINTA
REAL ESTATE • INMOBILIARIA
Marbella | Benahavís

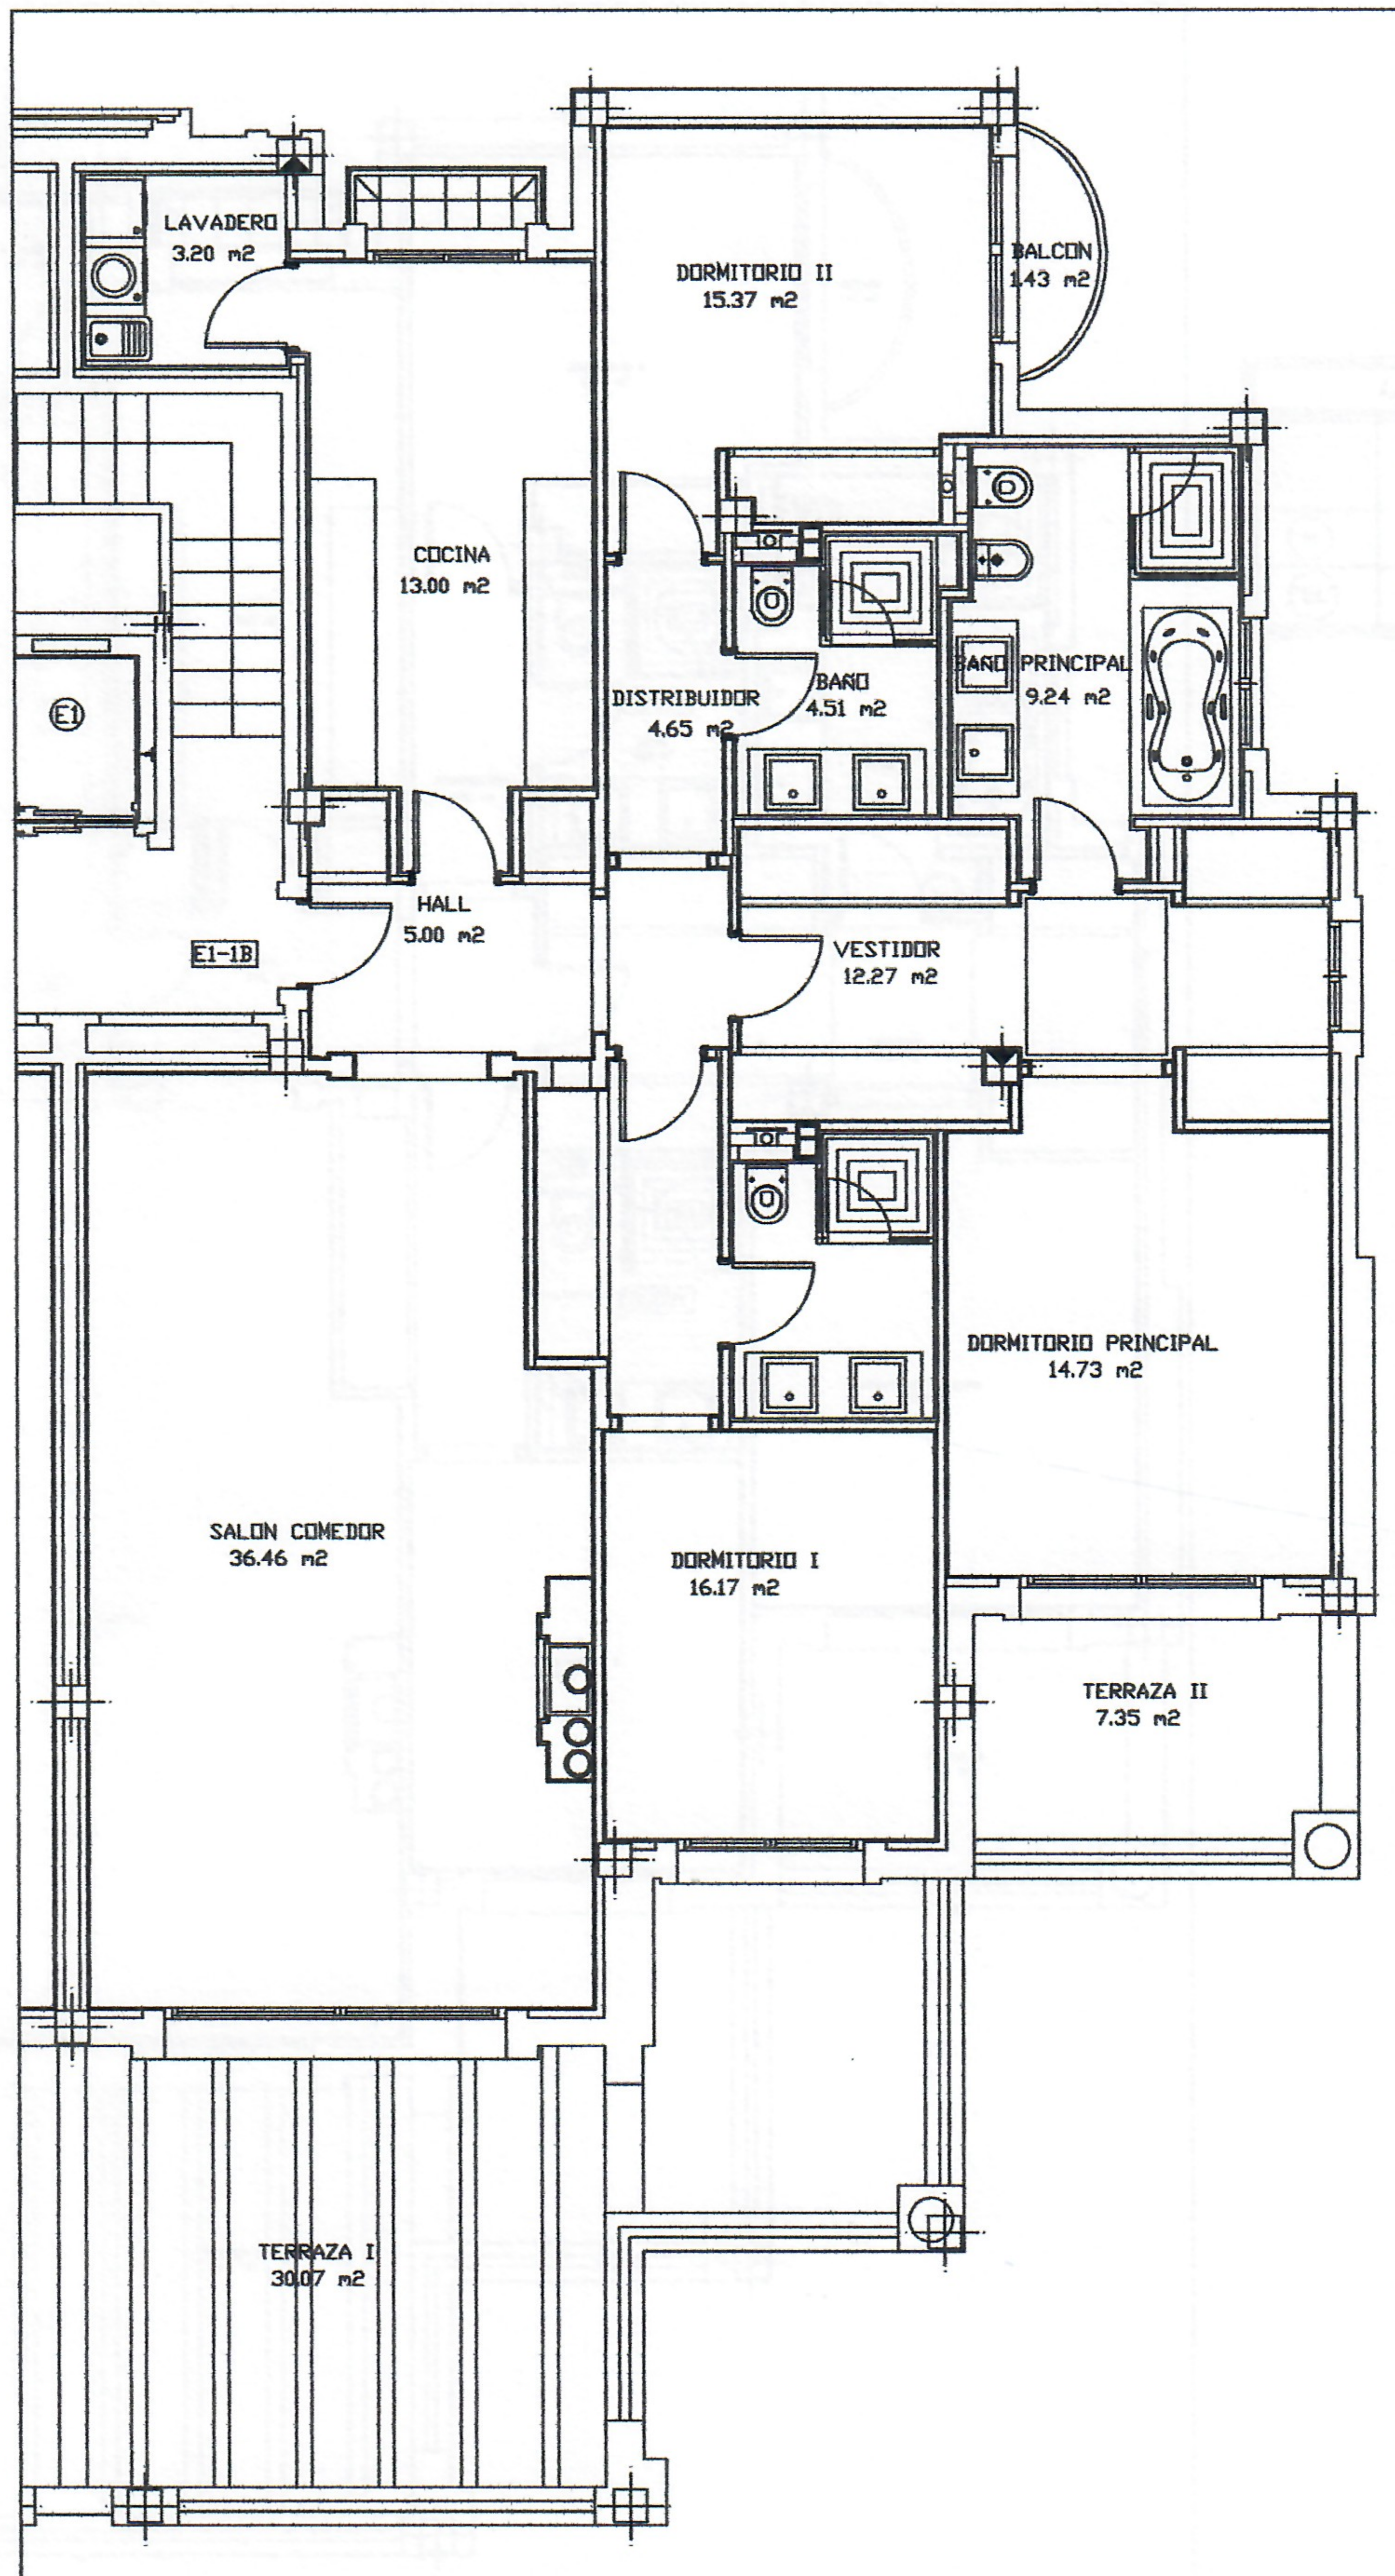


ARQUITECTURA
Architecture

BUENAVISTA DE LA QUINTA


Vivienda nº432
Escala 1:100

LA QUINTA
REAL ESTATE • INMOBILIARIA
Marbella | Benahavís

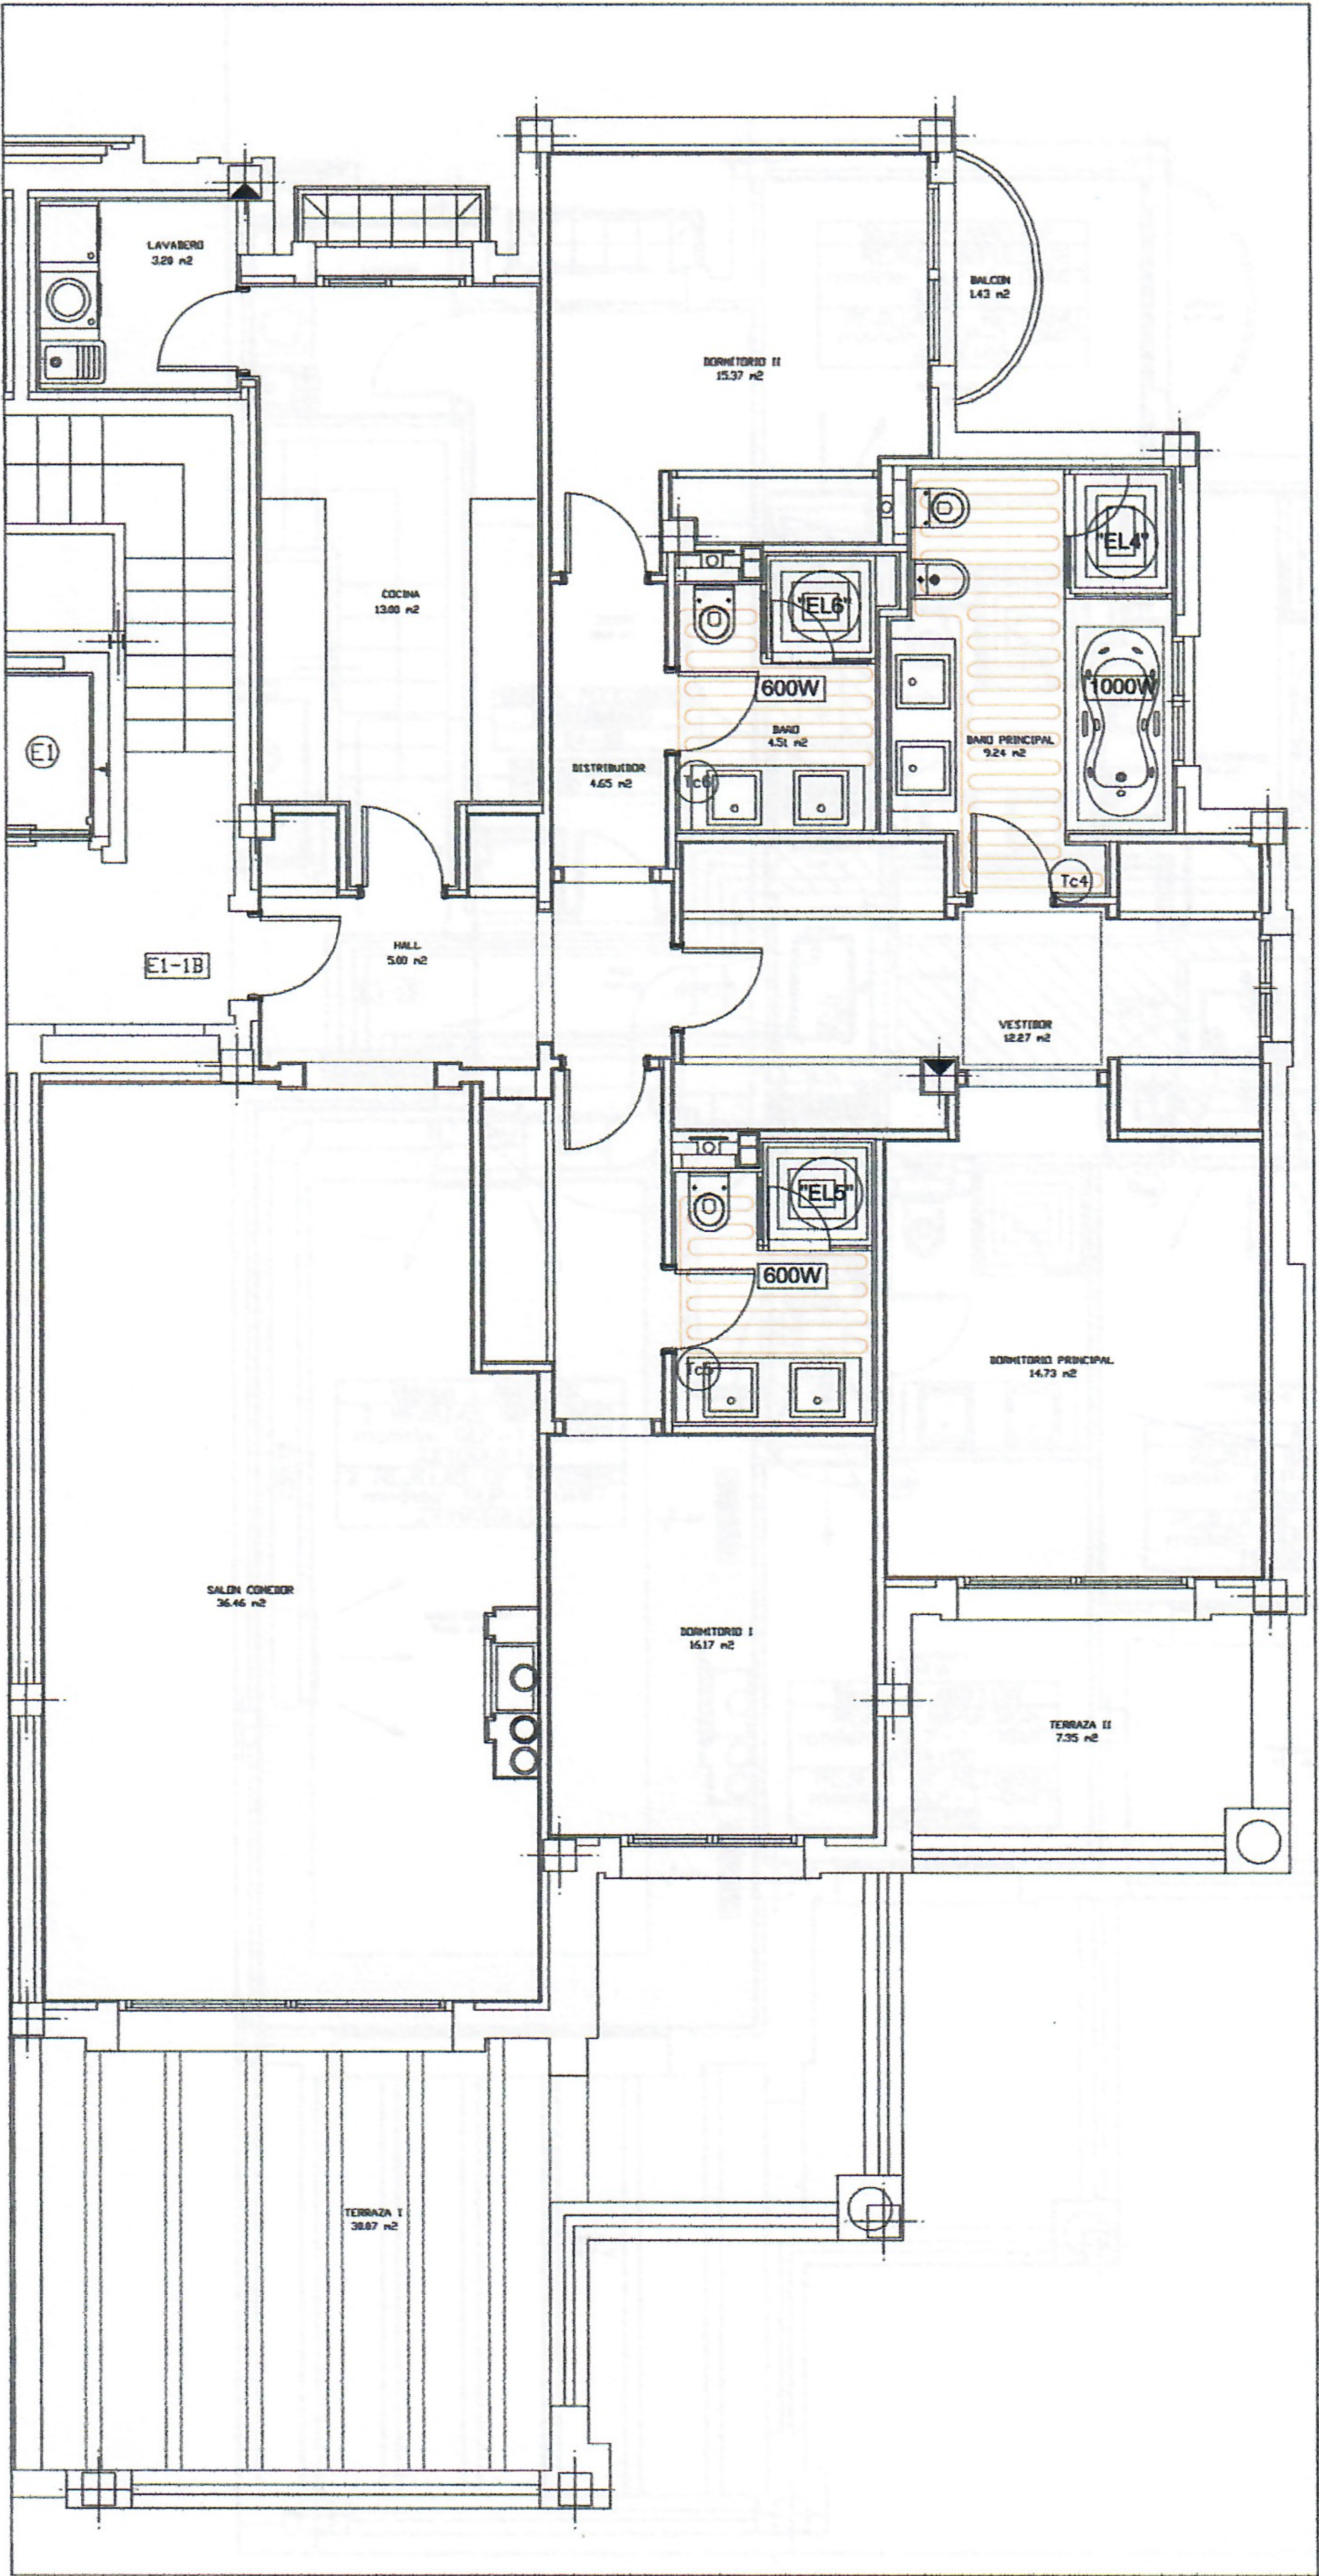

LEYENDA DE CALEFACCION	
	SUELO RADIANTE ELECTRICO
	TERMOSTATO
	NUMERO CIRCUITO

CALEFACCIÓN
Heating

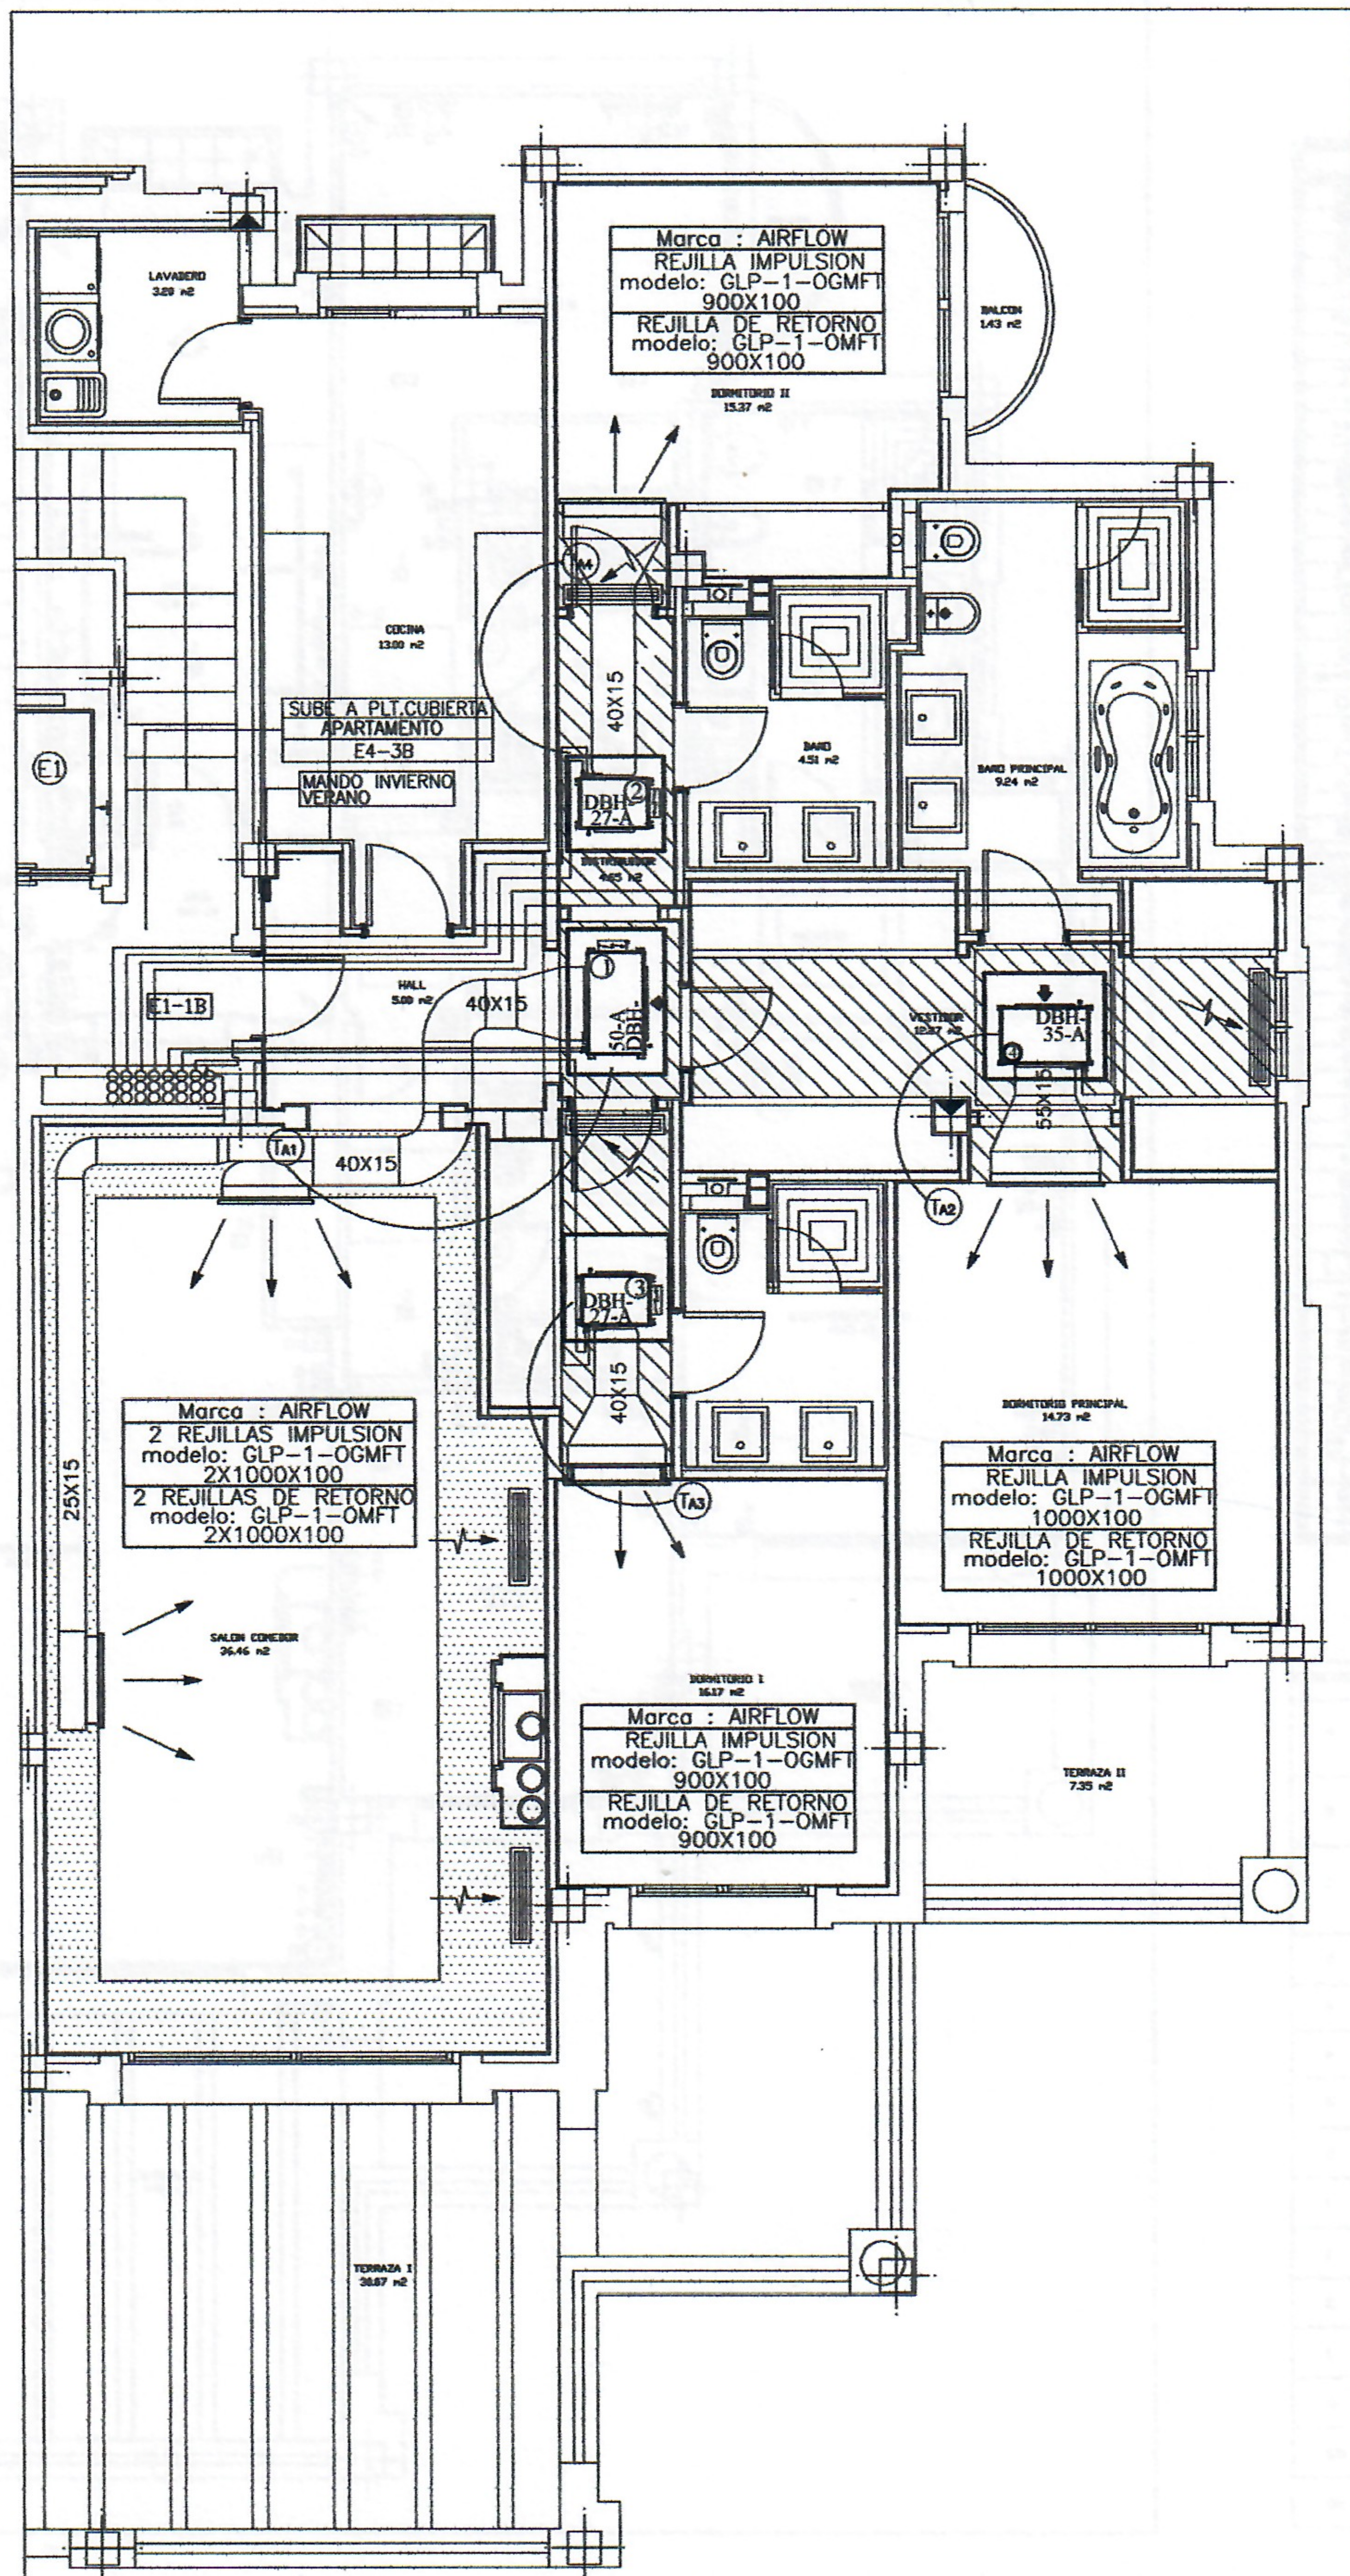


BUENAVISTA DE LA QUINTA

Vivienda nº432

Escala 1:100

LA QUINTA
REAL ESTATE • INMOBILIARIA
Marbella | Benahavís

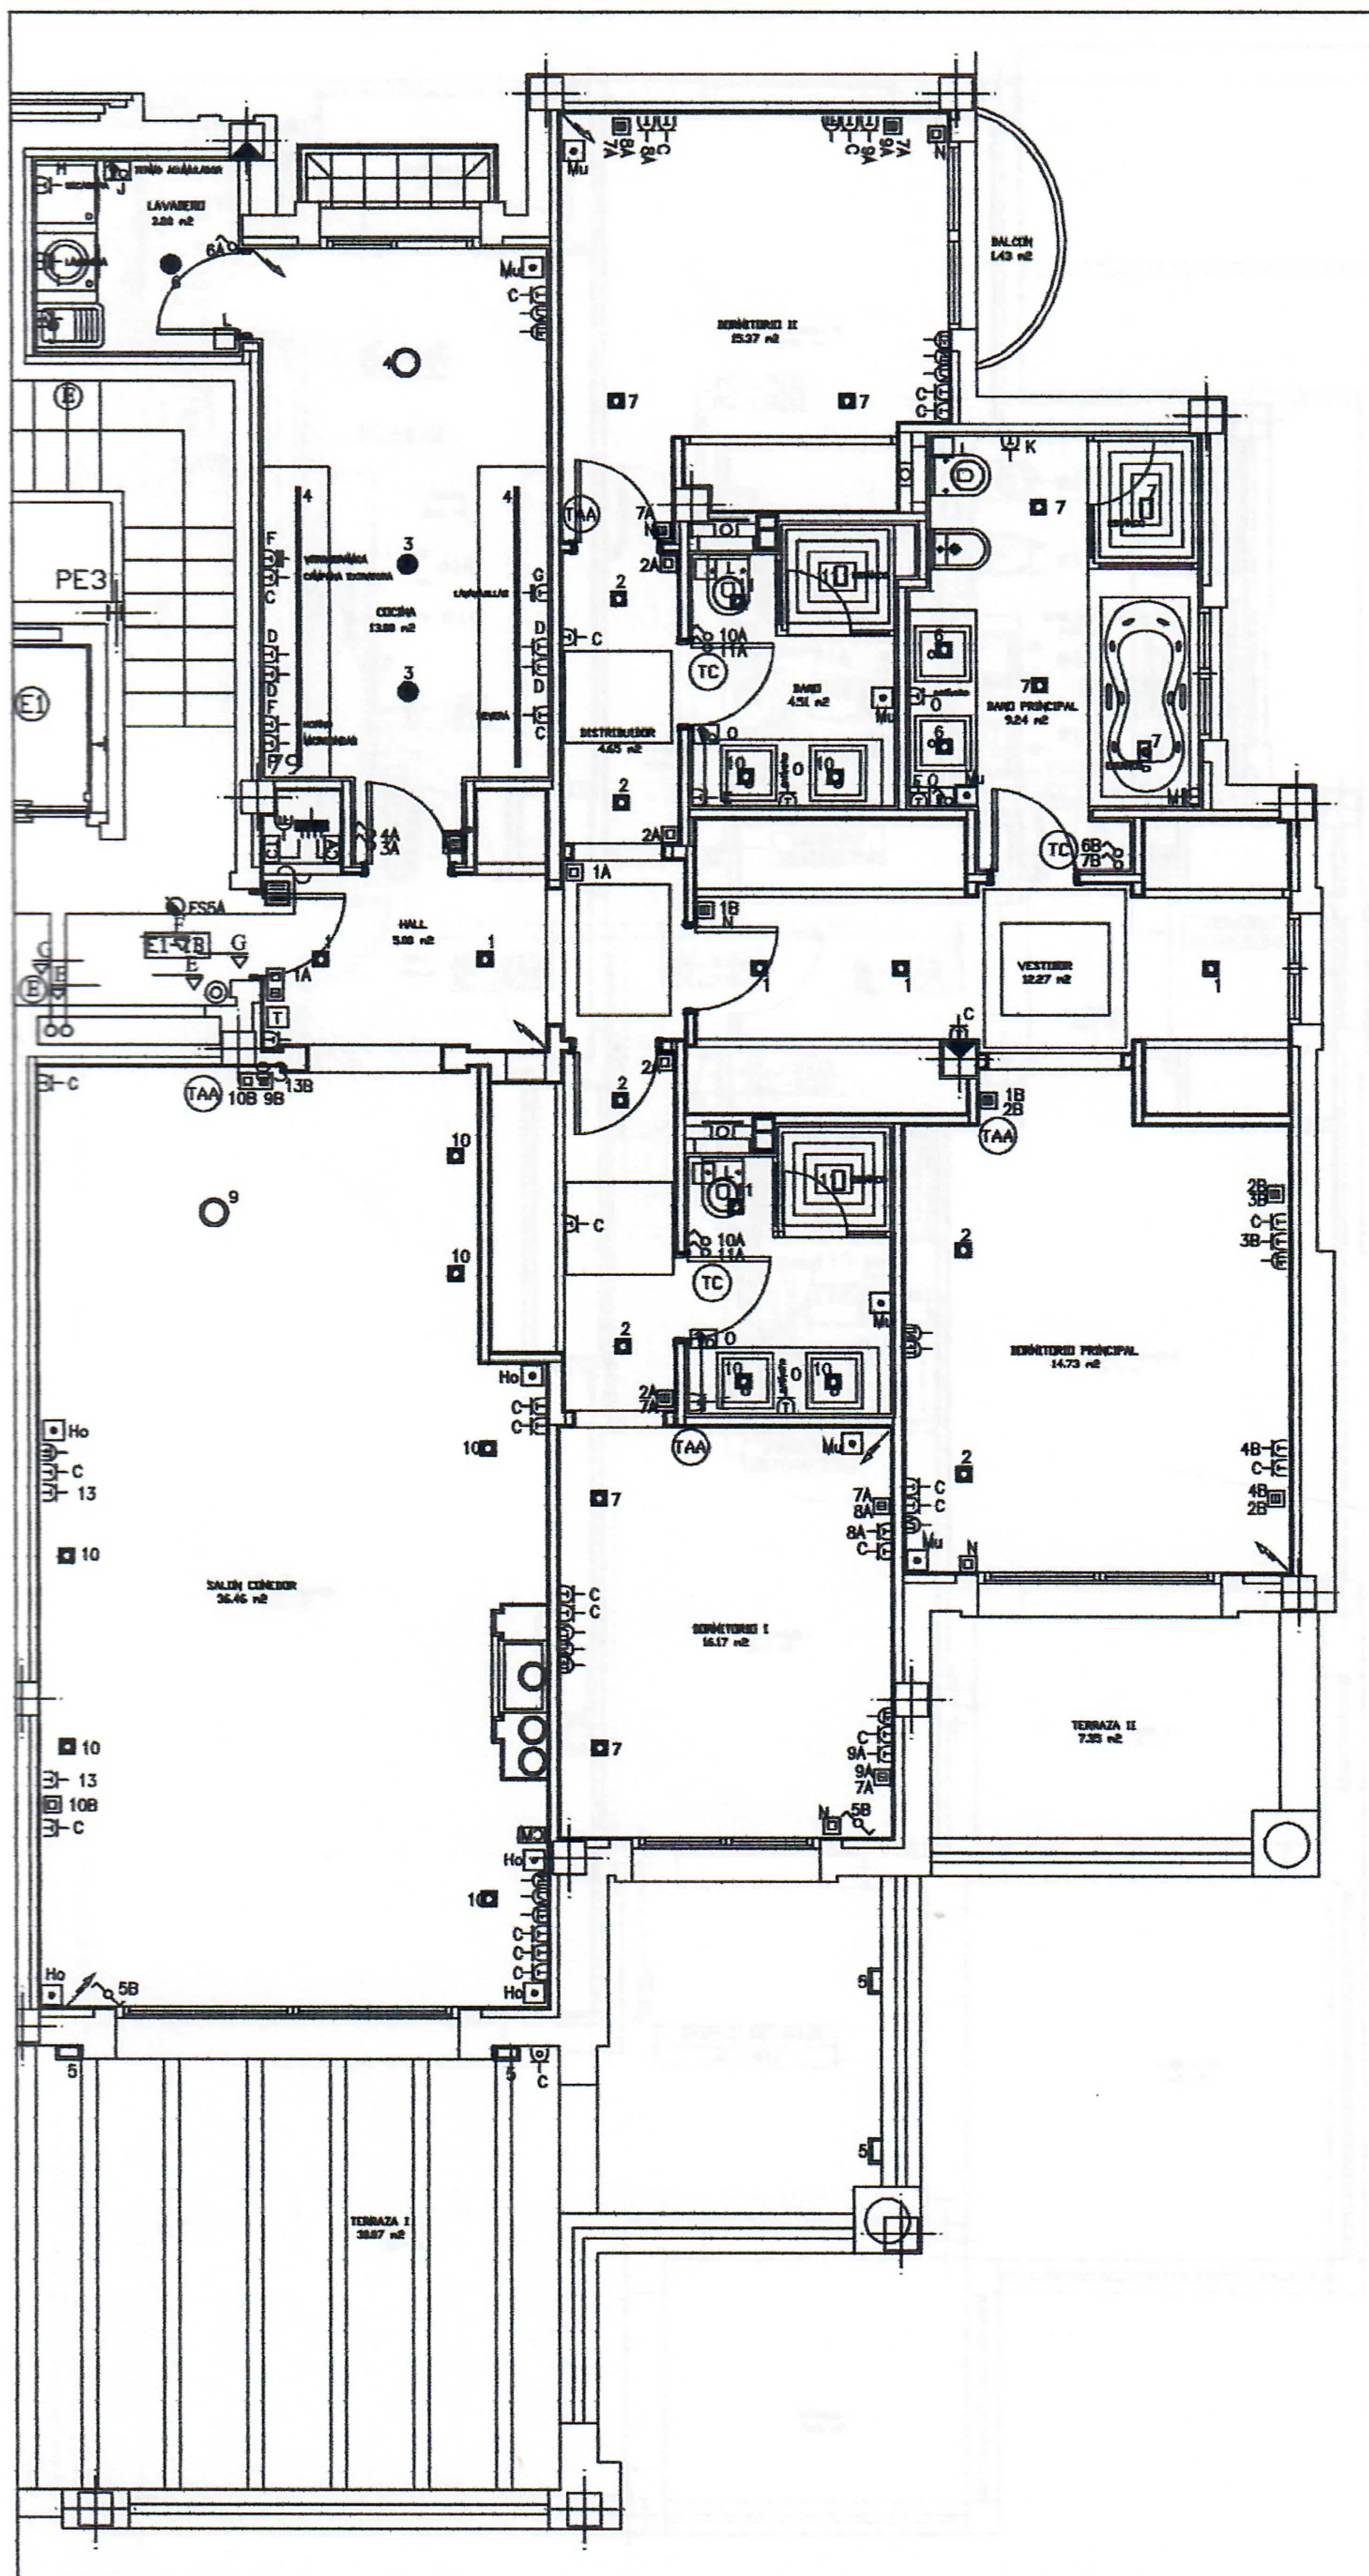


LEYENDA DE ELECTRICIDAD	
	CONTADOR DE ELECTRICIDAD
	CUADRO GENERAL DE DISTRIBUCION
	PULSADOR SIMPLE
	PULSADOR DOBLE
	INTERRUPTOR UNIPOLAR
	INTERRUPTOR BIPOLAR
	INTERRUPTOR CONJUNTADO
	INTERRUPTOR CONJUNTADO DE CRUCE
	INTERRUPTOR UNIPOLAR CON POTENCIOMETRO
	INTERRUPTOR CONJUNTADO CON POTENCIOMETRO
	INTERRUPTOR DE CRUCE CON POTENCIOMETRO
	INTERRUPTOR BIPOLAR CON PILOTO
	SENSOR MOVIMIENTO GARAJE
	SENSOR MOVIMIENTO ESCALERA -HALL ENTRADA
	LUMINARIA COCINA MINI-DOWNLIGHT
	PUNTO DE LUZ TECHO
	LUMINARIA SOBRE BAÑERA(ESTANCO)
	APLIQUE PARED TERRACOTA
	LUMINARIA MASCUDO
	REGLETAS FLUORESCENTES
	PUNTO DE LUZ EN PARED INTERIOR ESCALERA
	PUNTO DE LUZ HALOGENO ESCALERA 50W
	PUNTO DE LUZ EN PARED EXTERIOR FUENTE
	PROYECTOR 100W ILUMINACION FUENTE
	PUNTO DE LUZ PARED
	PROYECTOR HUECO ESCALERA
	TUBO FLUORESCENTE 1x40W
	TUBO FLUORESCENTE 2x40W
	PULSADOR
	PULSADOR TIEMPO
	PULSADOR PUERTA GARAJE
	TOMA 16 AMPERIOS CON PUESTA A TIERRA
	TOMA 20 AMPERIOS CON PUESTA A TIERRA
	TOMA 25 AMPERIOS CON PUESTA A TIERRA
	TOMA EXTERIOR
	TOMA TELEVISION
	TOMA TELEFONO
	TOMA INTRANET
	PERSONA ELECTRICA
	VIDEOPORTERO
	ZUMADOR TIEMPO
	LUMINARIA DE EMERGENCIA ESTANCA AUTONOMA
	LUMINARIA DE EMERGENCIA ESTANCA AUTONOMA
	PUNTO DE ALARMA
	TECLADO DE ALARMA
	CENTRAL DE ALARMA
	CENTRAL DE MUSICA
	SALIDA DE HILO
	EXTINTOR
	EXTRACTORES CUARTO BAÑO
	SENSOR INUNDACION
	TERMOSTATO AIRE ACONDICIONADO
	TERMOSTATO SUELO RADIANTE ELECTRICO

CIRCUITO	ZONAS	DENOMINACION	LEYENDA
A	HALL COCINA LAVADERO BAÑO I DORMITORIO I	ALUMBRADO	
B	SALON COMEDOR DORMITORIO PRIN. BAÑO PRINCIPAL	ALUMBRADO	
C	HALL DORMITORIO I SALON COMEDOR DORMITORIO PRIN. COCINA	ENCHUFE	
D	COCINA	ENCHUFE	
E	BAÑO I BAÑO PRINCIPAL	ENCHUFE	
F	VITROCERAMICA HORNO	ENCHUFE	
G	LAVAVAJILLAS	ENCHUFE	
H	LAVADORA	ENCHUFE	
I	SECADORA	ENCHUFE	
J	TERMO ELECTRICO	ENCHUFE	
K	TOALLERO	ENCHUFE	
L	SENSORES DE INUNDACION	SENSOR	
O	LAMINA ANTIVAHOS PARA ESPEJO DE BAÑO	ENCHUFE	
Mu	PREINSTALACION DE HILO MUSICA	CAJA	
Ho	PREINSTALACION DE HOME-CINEMA	CAJA	

ELECTRICIDAD E ILUMINACIÓN
(Electricity and lighting)

BUENAVISTA DE LA QUINTA

Vivienda nº432
Escala 1:100

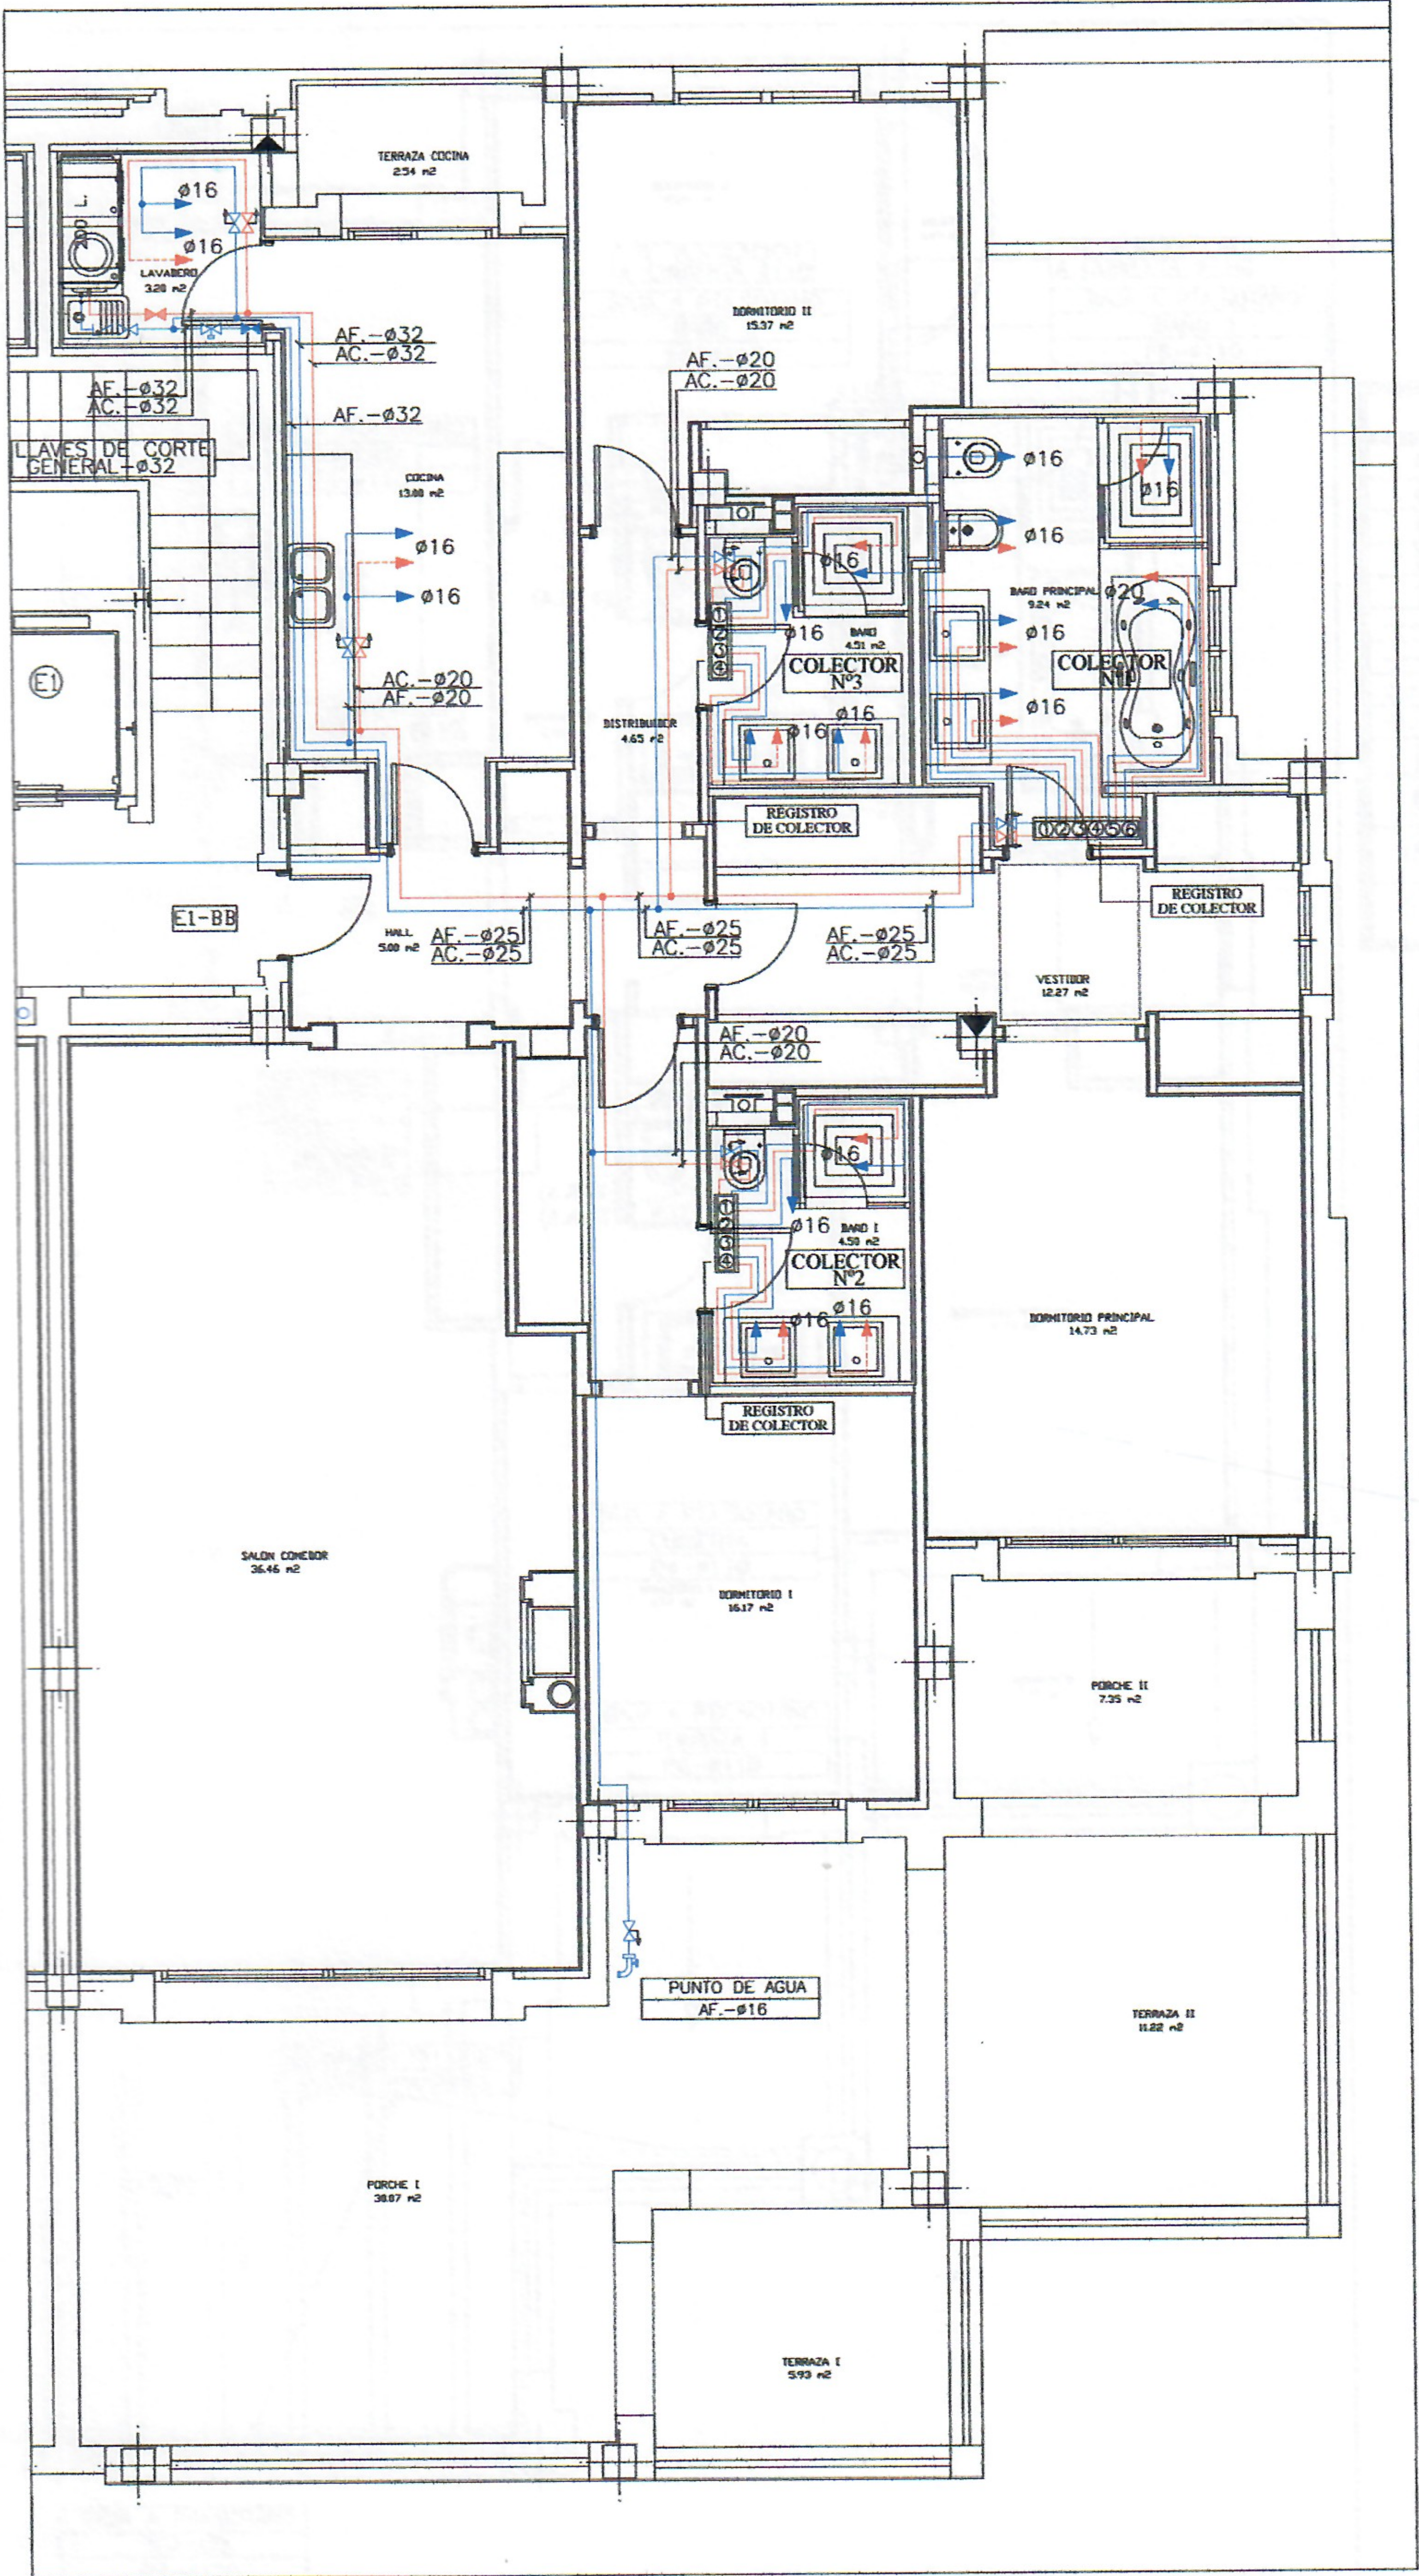

LEYENDA DE FONTANERIA

	CONTADOR DE AGUA
	TERMO ELECTRICO
	GRIFO
	LLAVE DE PASO
	VALVULA MOTORIZADA
	LLAVE DE CORTE GENERAL DE VIVIENDA
	VALVULA DE RETENCION
	MONTANTE AGUA FRIA
	MONTANTE AGUA CALIENTE SANITARIA
	MONTANTE RETORNO AGUA CALIENTE
	RED DE AGUA FRIA ENTERRADA
	RED DE AGUA FRIA COLGADA
	RED DE AGUA CALIENTE
	RETORNO AGUA CALIENTE
AF	TUBERIA AGUA FRIA
AC	TUBERIA AGUA CALIENTE
RET	TUBERIA RETORNO AGUA CALIENTE


NOTA :
SE COLOCARAN LLAVES DE CORTE DE AGUA FRIA Y CALIENTE A LA ENTRADA DE CADA RECINTO A UNA ALTURA APROXIMATAMENTE A 2m DEL SUELO

BUENAVISTA DE LA QUINTA

Vivienda nº432

Escala 1:100

LA QUINTA
REAL ESTATE • INMOBILIARIA
Marbella | Benahavís

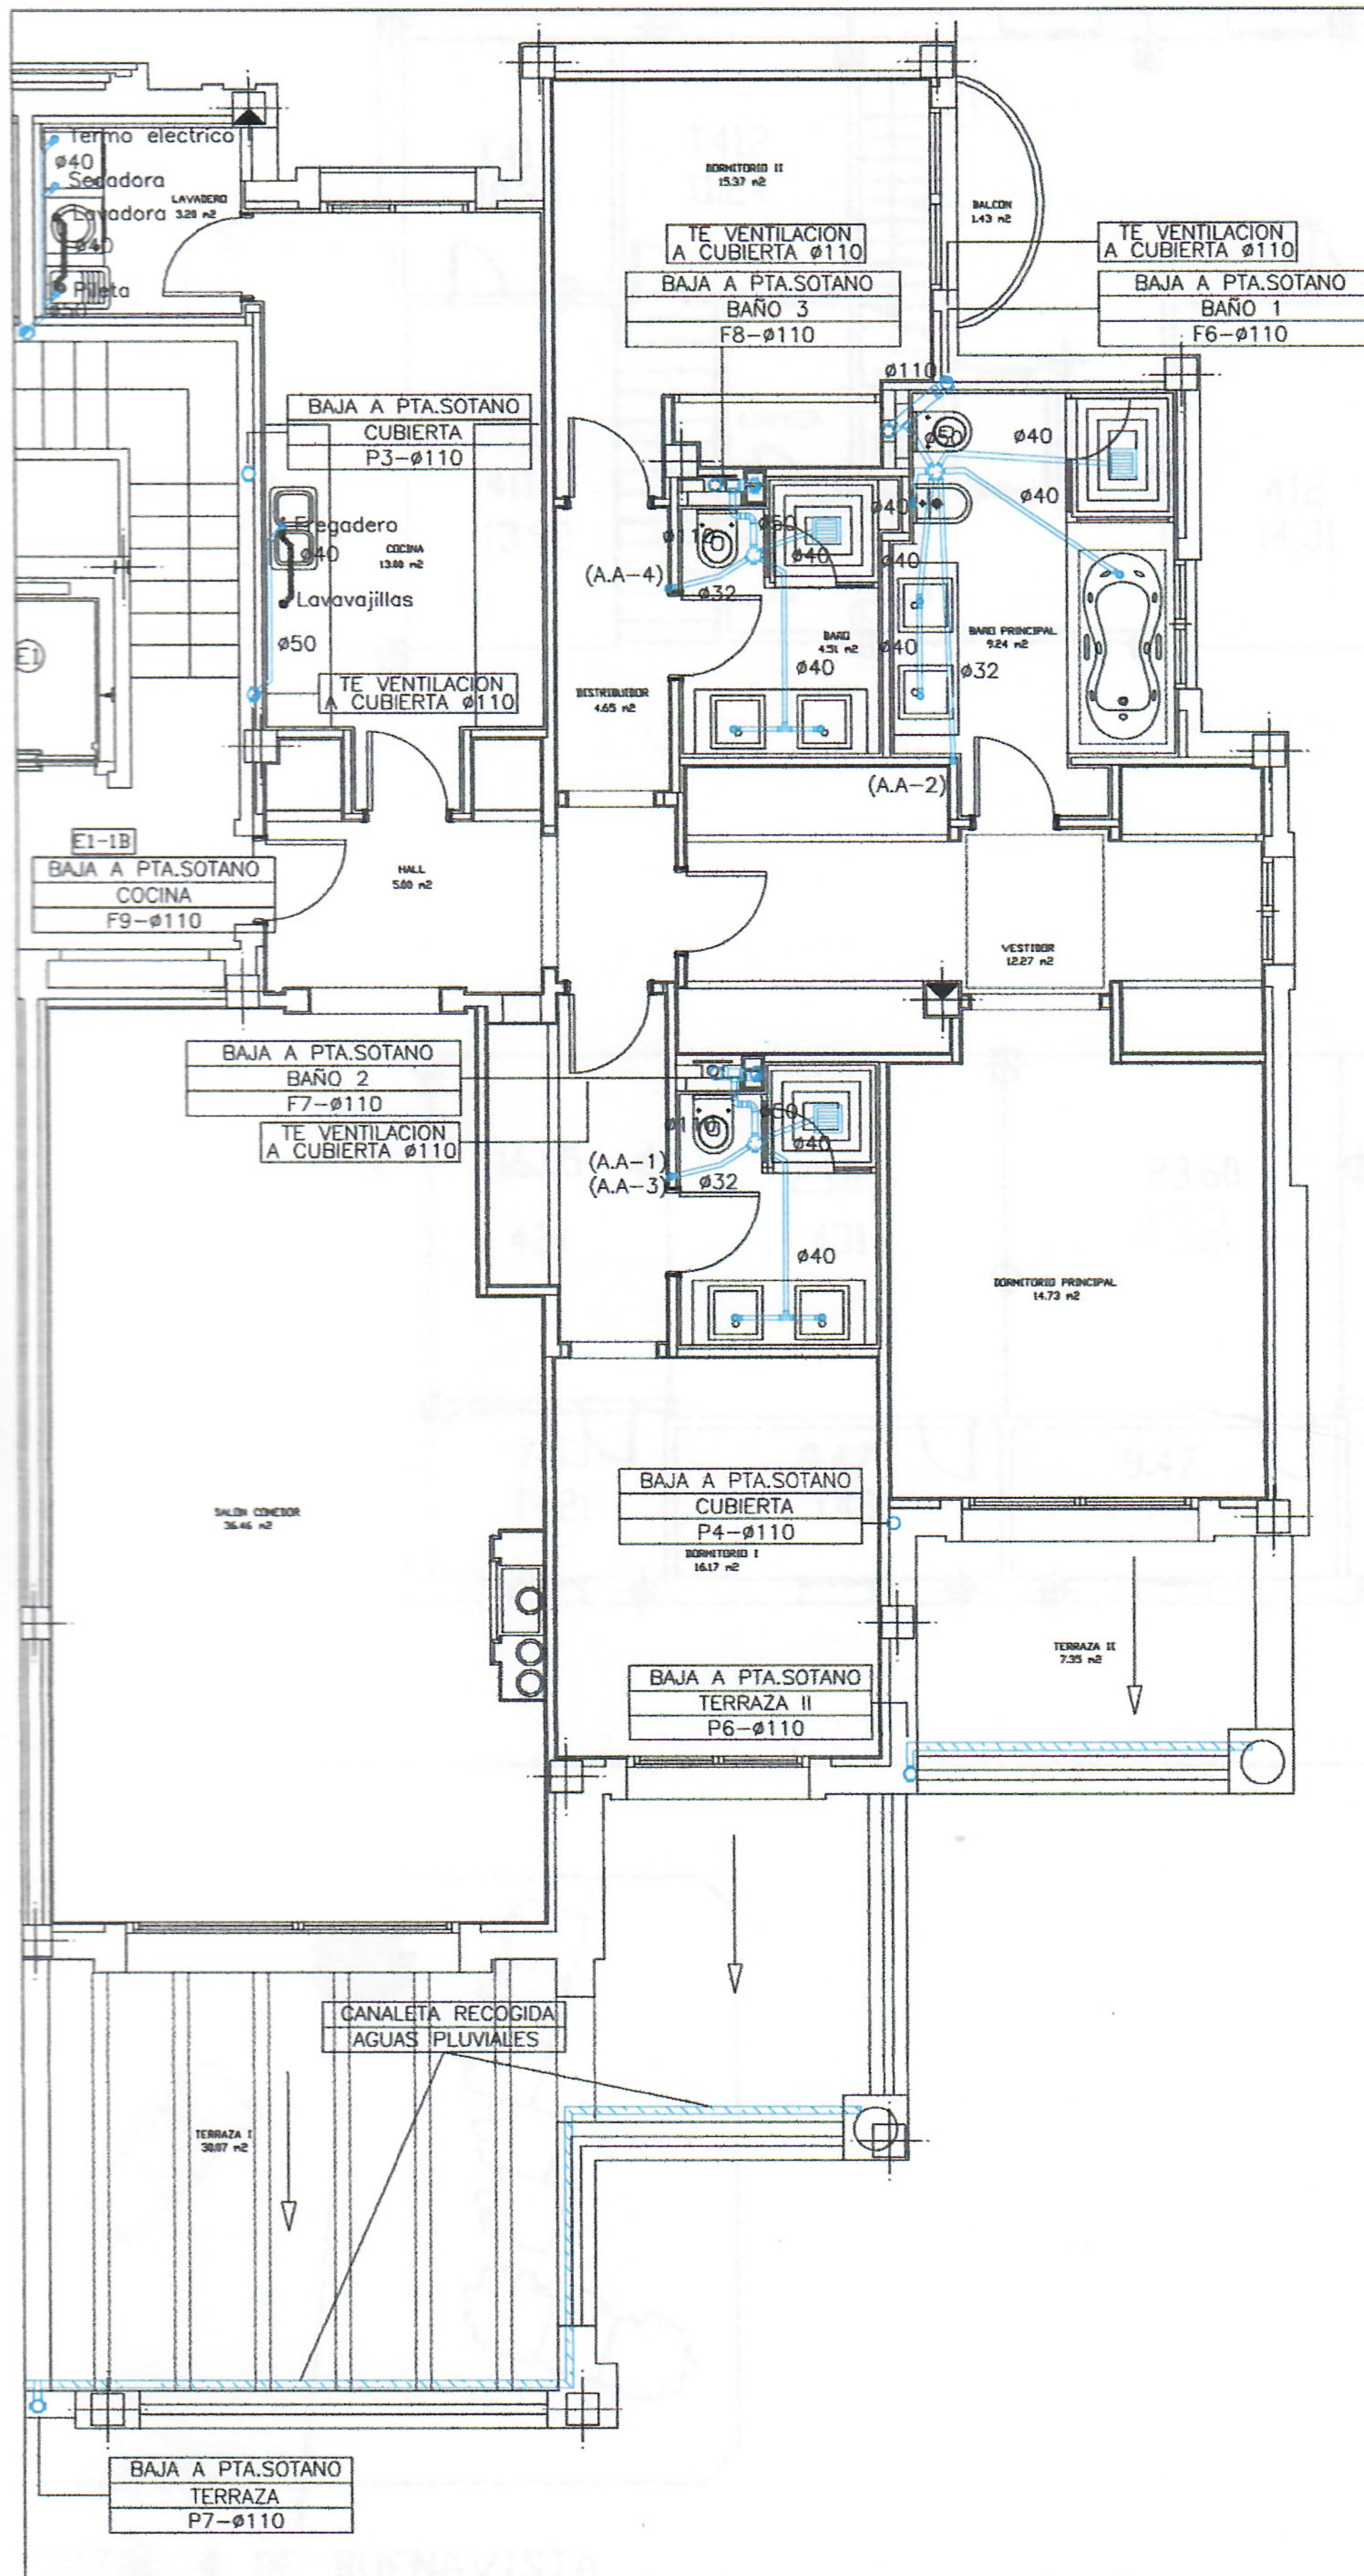

LEYENDA DE SANEAMIENTO	
	BAJANTE AGUAS PLUVIALES
	BAJANTE AGUAS FECALES
	BOTE SIFONICO
	CAZOLETA
	TERMINAL DE VENTILACION
	RED DE SANEAMIENTO ENTERRADA FECALES
	RED DE SANEAMIENTO ENTERRADA PLUVIALES
	RED DE SANEAMIENTO FECALES COLGADAS
	RED DE SANEAMIENTO PLUVIALES COLGADAS
	ARQUETA
	POZO SIFONICO
	POZO SANEAMIENTO FECALES
	POZO SANEAMIENTO PLUVIALES

DIAMETRO DE CONEXION A APARATOS SANITARIOS	
LAVABO	Ø40
BIDET	Ø40
SANITARIO CON CISTERNA	Ø110
BAÑERA	Ø40
DUCHA	Ø40
FREGADERO	Ø40
LAVADERO	Ø40
LAVAVAJILLAS	Ø40
SUMIDERO	Ø110

SANEAMIENTO
Drainage system